

資一企業 1

企業庁
077-589-4706

災害や事故に強い施設づくり

【 予算額 2,033,395千円 】

1. 概要

地震等の危機管理対策として、吉川浄水場系では西部幹線送水管の布設工事を、また、馬淵浄水場系では八幡安土バイパス送水管の布設工事を引き続き実施するなど、送水管路の耐震化を進めます。

また、施設においては、菩提寺加圧ポンプ場等に係る耐震診断・耐震対策概略設計を実施するなど、災害や事故に強い施設づくりに取り組みます。

2. 水道用水供給事業管路耐震化率

平成26年度末 30.7% (平成25年度末見込 30.4%)

3. 平成26年度実施事業

- | | |
|--------------------------|----------------------|
| ① 西部幹線送水管工事 | 施工場所：守山市岡町～栗東市小野地先 |
| ② 八幡安土バイパス送水管工事 | 施工場所：近江八幡市御所内町～上田町地先 |
| ③ 菩提寺加圧ポンプ場耐震診断・耐震対策概略設計 | |
| ④ 甲西幹線配水管布設工事 | 施工場所：湖南省岩根 |
- ほか


4. 位置図

別紙のとおり

水道用水供給事業概要図

八幡安土バイパス送水管工事
(近江八幡市御所内町～上田町地先)

西部幹線送水管工事
(守山市岡町～栗東市小野地先)

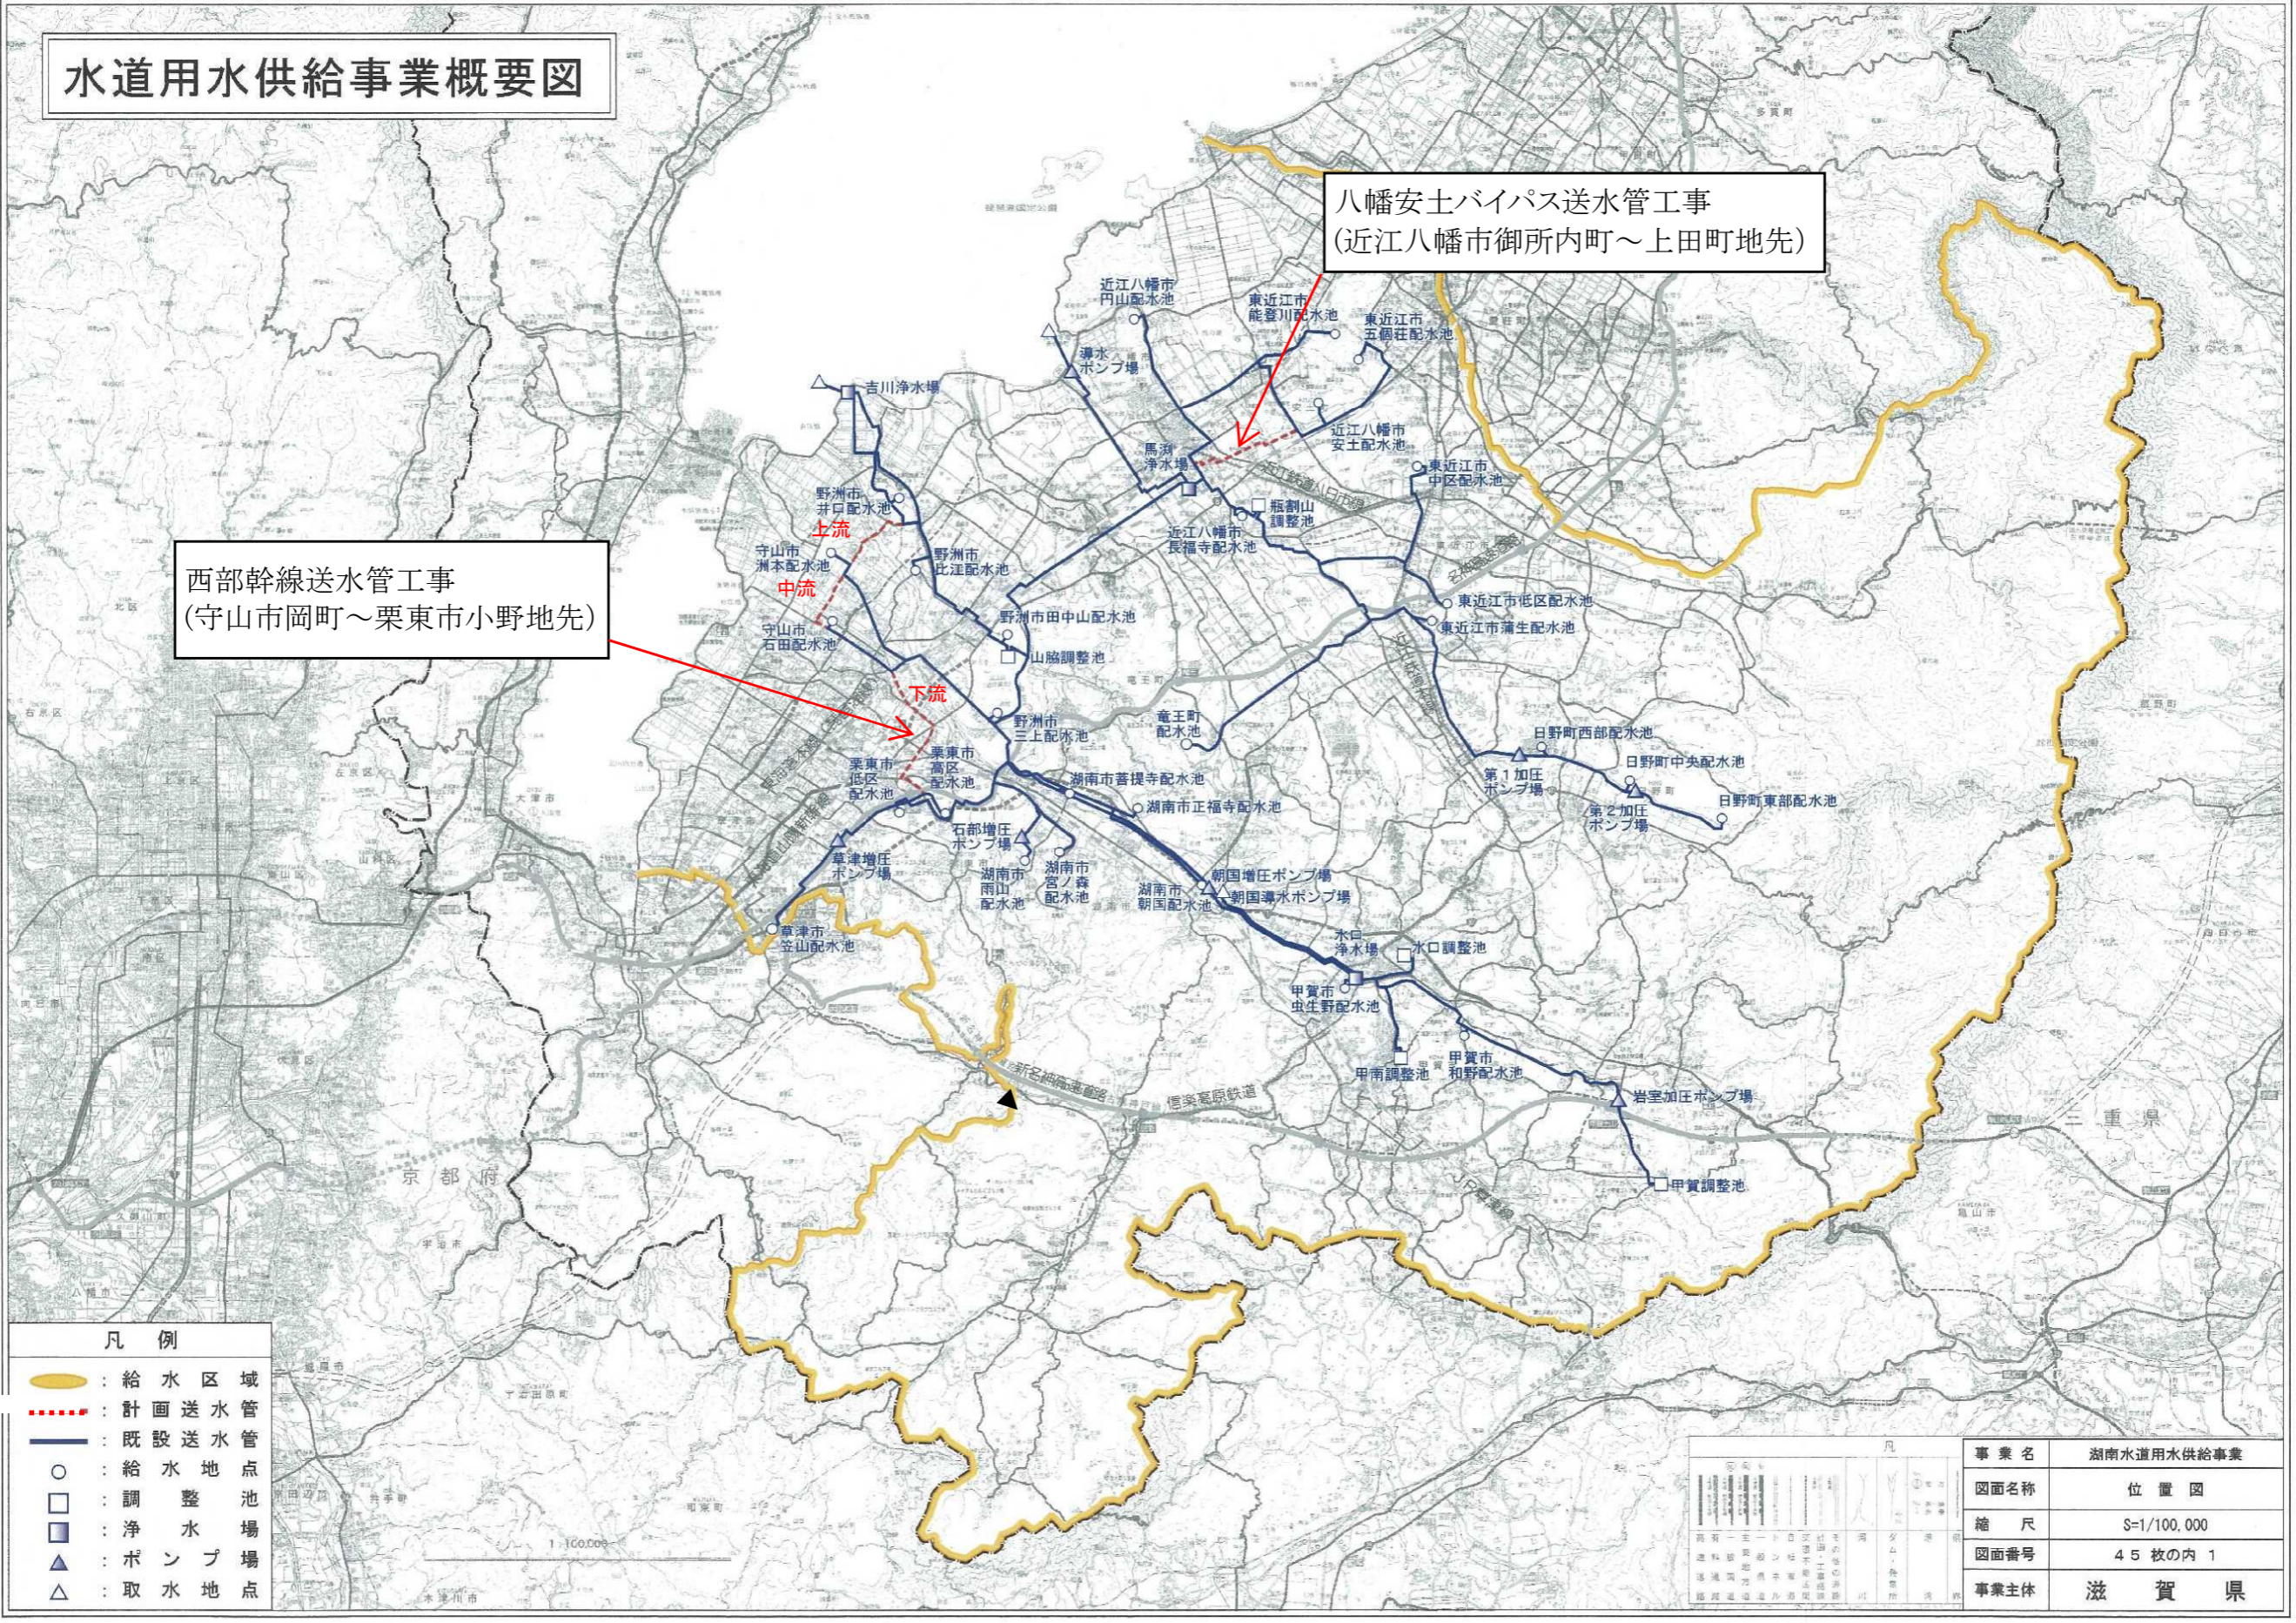

- 凡例
- : 給水区域
 - - - : 計画送水管
 - : 既設送水管
 - : 給水地点
 - : 調整池
 - : 浄水場
 - ▲ : ポンプ場
 - △ : 取水地点

事業名	湖南水道用水供給事業
図面名称	位置図
縮尺	S=1/100,000
図面番号	45枚の内 1
事業主体	滋賀県